



SITUACE KOORDINAČNÍ

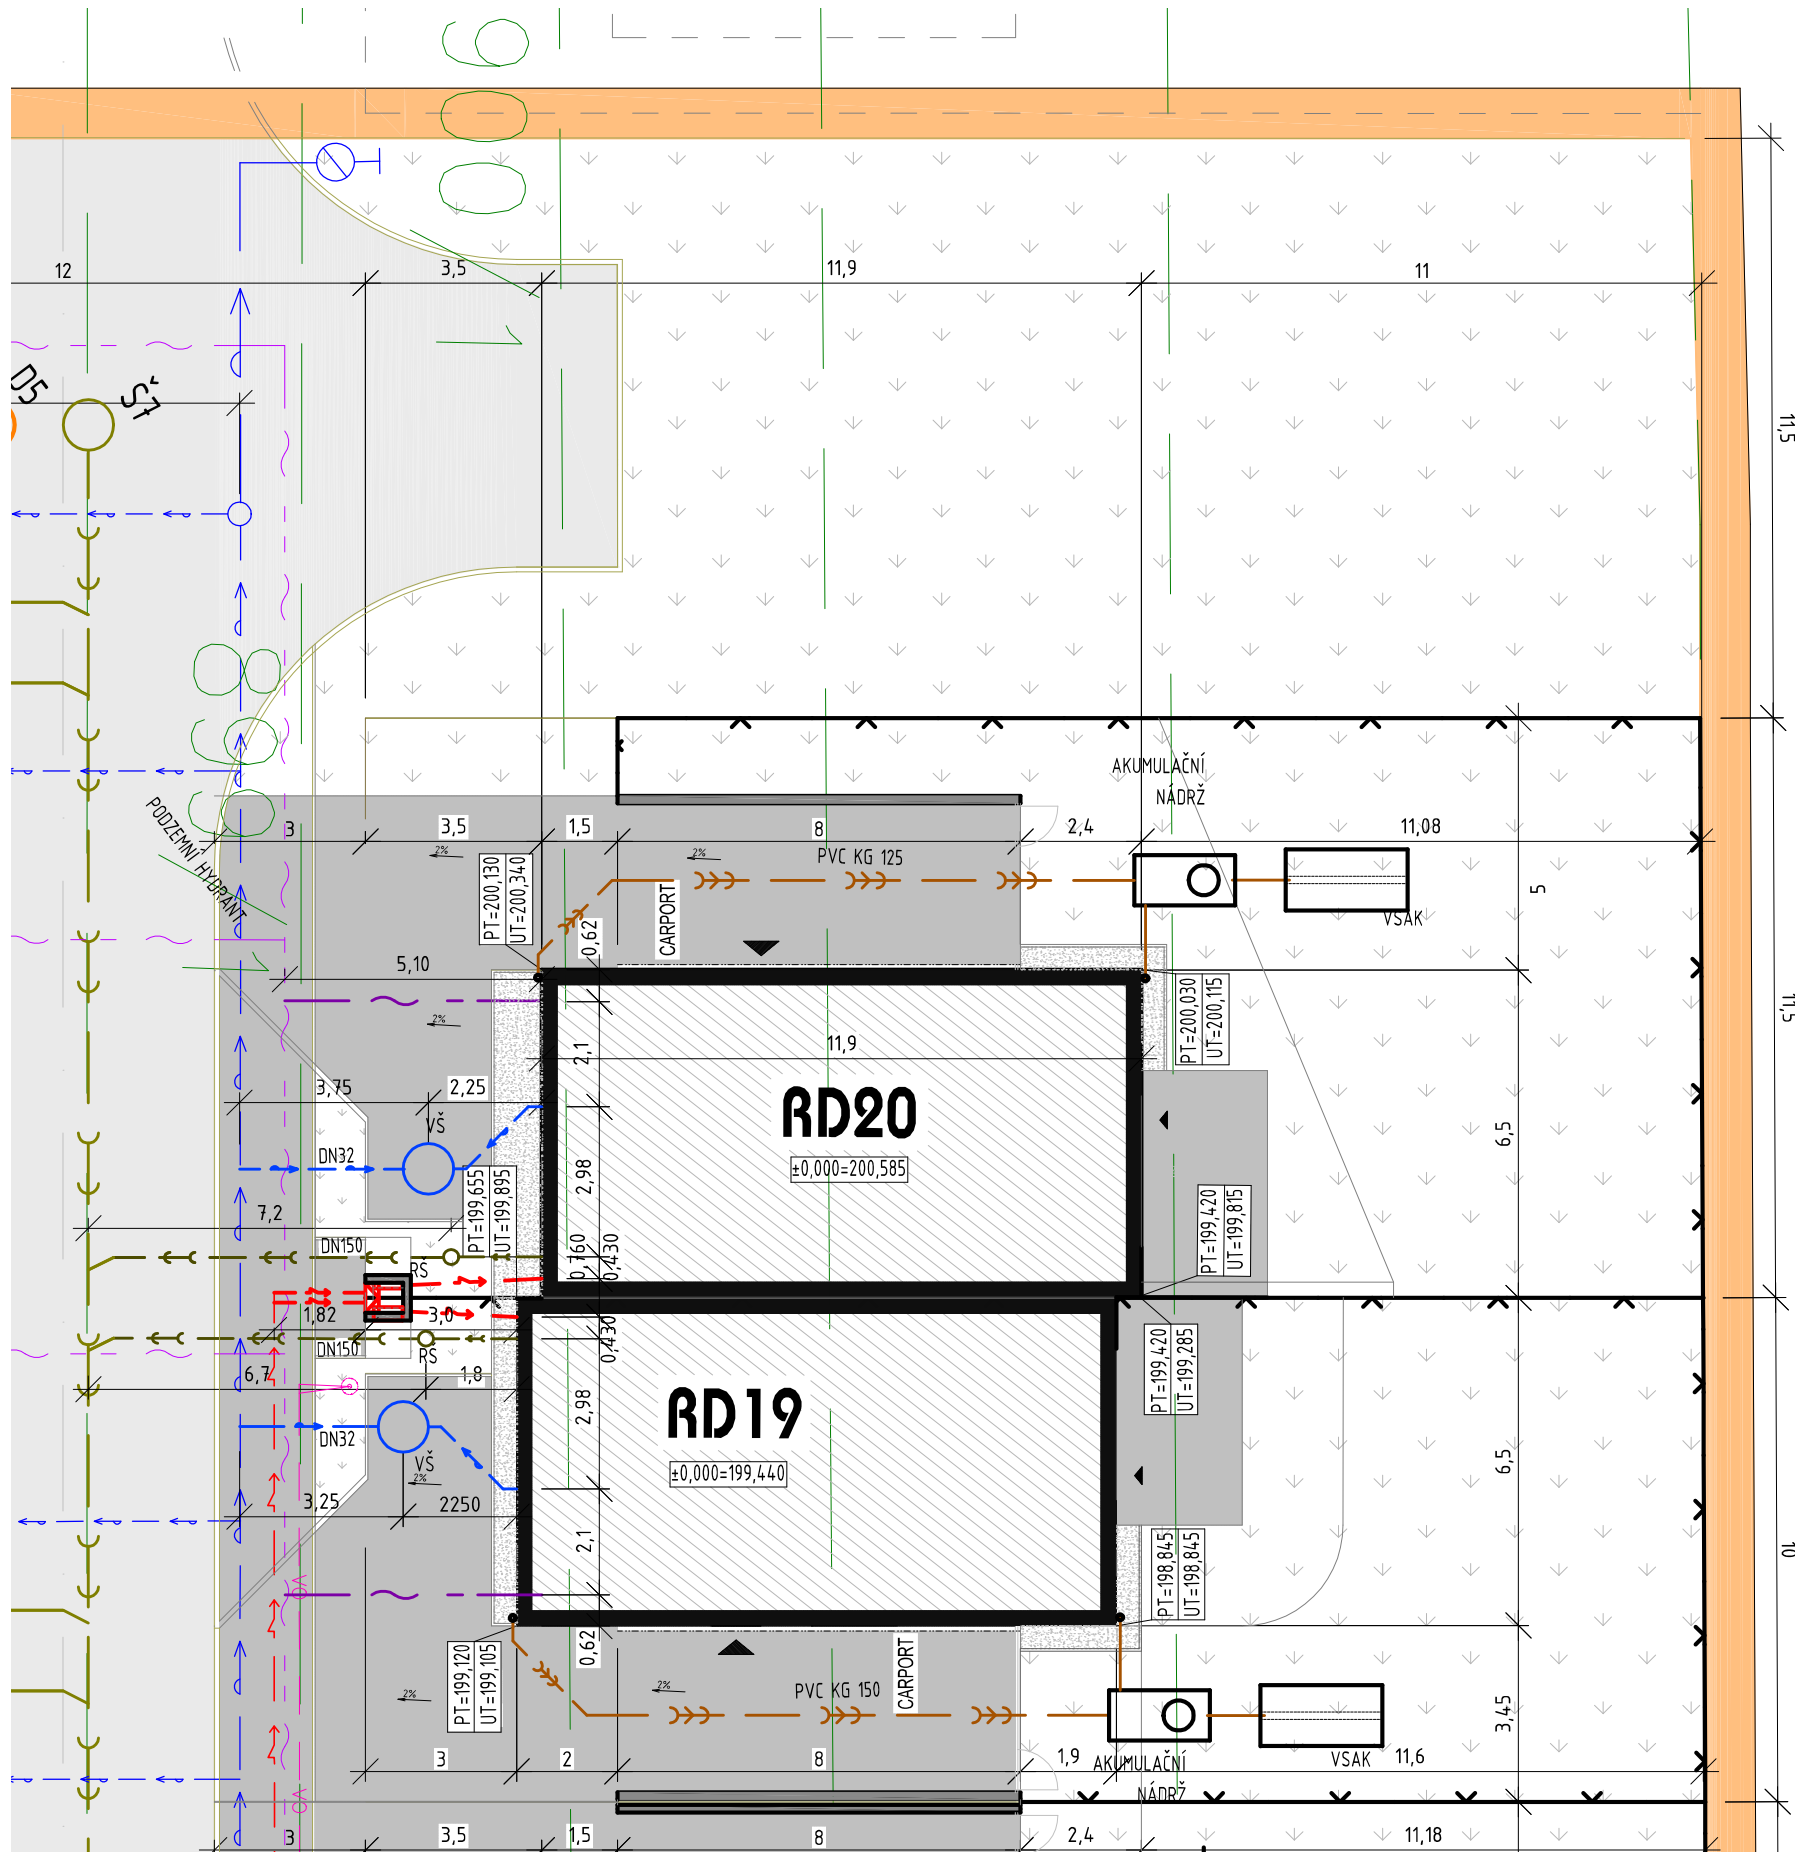

LEGENDA :

ZPEVNĚNÉ PLOCHY:

- SILNICE
- ZPEVNĚNÉ PLOCHY
- ZATRAVNĚNÉ PLOCHY
- HRANICE POZEMKŮ INVESTORA
- KATASTRÁLNÍ HRANICE
- OBJEKTY DVOJDOMKŮ
- OPLOCENÍ
- RŠ REVIZÍ ŠACHTA KANALIZACE
- VŠ VODOMĚRNÁ ŠACHTA

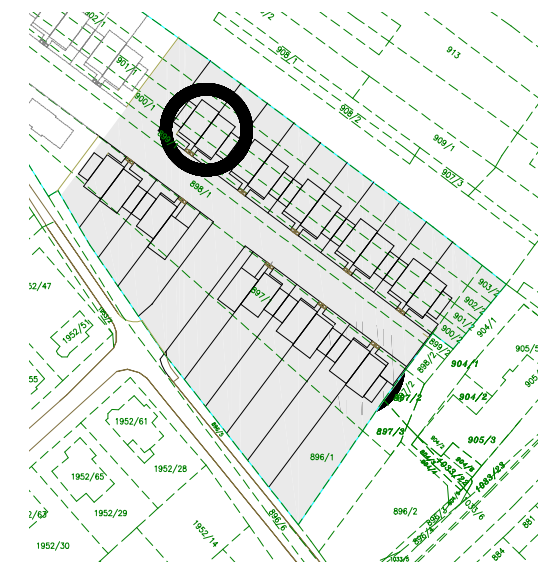

LEGENDA INŽENÝRSKÝCH SÍTÍ

VEŘEJNÉ INŽENÝRSKÉ SÍTĚ

- ELEKTROINSTALACE
- SPLAŠKOVÁ KANALIZACE
- DEŠŤOVÁ KANALIZACE
- PODZEMNÍ SDĚLOVACÍ VEDENÍ
- VODOVOD
- VEŘEJNÉ OSVĚTLENÍ

PŘÍPOJKY INŽENÝRSKÝCH SÍTÍ

-
-
-
-
-

- AKUMULAČNÍ NÁDRŽ
- VSAK

POZNÁMKA:

VEDENÍ INŽENÝRSKÝCH SÍTÍ JE POUZE ORIENTAČNÍ A PŘED ZAHÁJENÍM STAVEBNÍCH PRACÍ MUSÍ INVESTOR ZAJISTIT U SPRÁVCŮ JEDNOTLIVÝCH SÍTÍ JEJICH VYTÝČENÍ PŘÍMO NA STAVENIŠTI A ZAJISTIT JEJICH OCHRANU!!!

PŘI PROVÁDĚNÍ STAVEBNÍCH PRACÍ NUTNO RESPEKTOVAT PODZEMNÍ VEDENÍ INŽENÝRSKÝCH SÍTÍ A JEJICH OCHRANNÁ PÁSMA!!!

VEŠKERÉ INŽ. SÍTĚ V MÍSTĚ KŘÍŽENÍ SE STAVEBNÍMI KONSTRUKCEMI I POJÍZDNÝMI ZPEVNĚNÝMI PLOCHAMI MUSÍ BÝT ULOŽENY DO PATŘIČNÝCH CHRÁNICEK

RD 19: ±0,000 = 199,440

RD 20: ±0,000 = 200,550

Autor návrhu stavby: kolektiv a.123, s.r.o.	Hl. inženýr projektu: Ing. D. Suchánek	Odpovědný projektant: Ing. M. Klempíř	Vypracoval: Ing. M. Klempíř	a.123, s.r.o. atelier Iřida Kpt. Jaroše 19 602 00 Brno, Česká republika tel: 545 217 865 IČ: 29183979 DIČ: CZ29183979 e-mail: a123@at123ro.cz www.a123sro.cz
Investor: Rodinné domy Huťaře, s.r.o., Majdalenky 855/23, Lesná, 638 00 Brno	Místo stavby: Svatobořice - Mistršín, Jihomoravský kraj	Stupeň PD: Projekt stavby	Část PD: C. SITUACE	
ZÁSTAVBA 30 RD SVATOBOŘICE - MISTRŠÍN "JOSEFÍNY", I. ETAPA - 20 RD				Formát: 2xA4
KOORDINAČNÍ SITUACE				Datum: 05/2017
				Číslo zakázky: a.1606
C. SITUACE				Měřítko: 1:150
				Stavební objekt: SO 03-22
č. paré:				Název SO: RD 19 + 20
				Číslo výkresu: C.1